


RZUT PARTERU

SKALA 1:50

ISTNIEJĄCA KLATKA SCHODOWA
WYDZIELONA POZAROWO

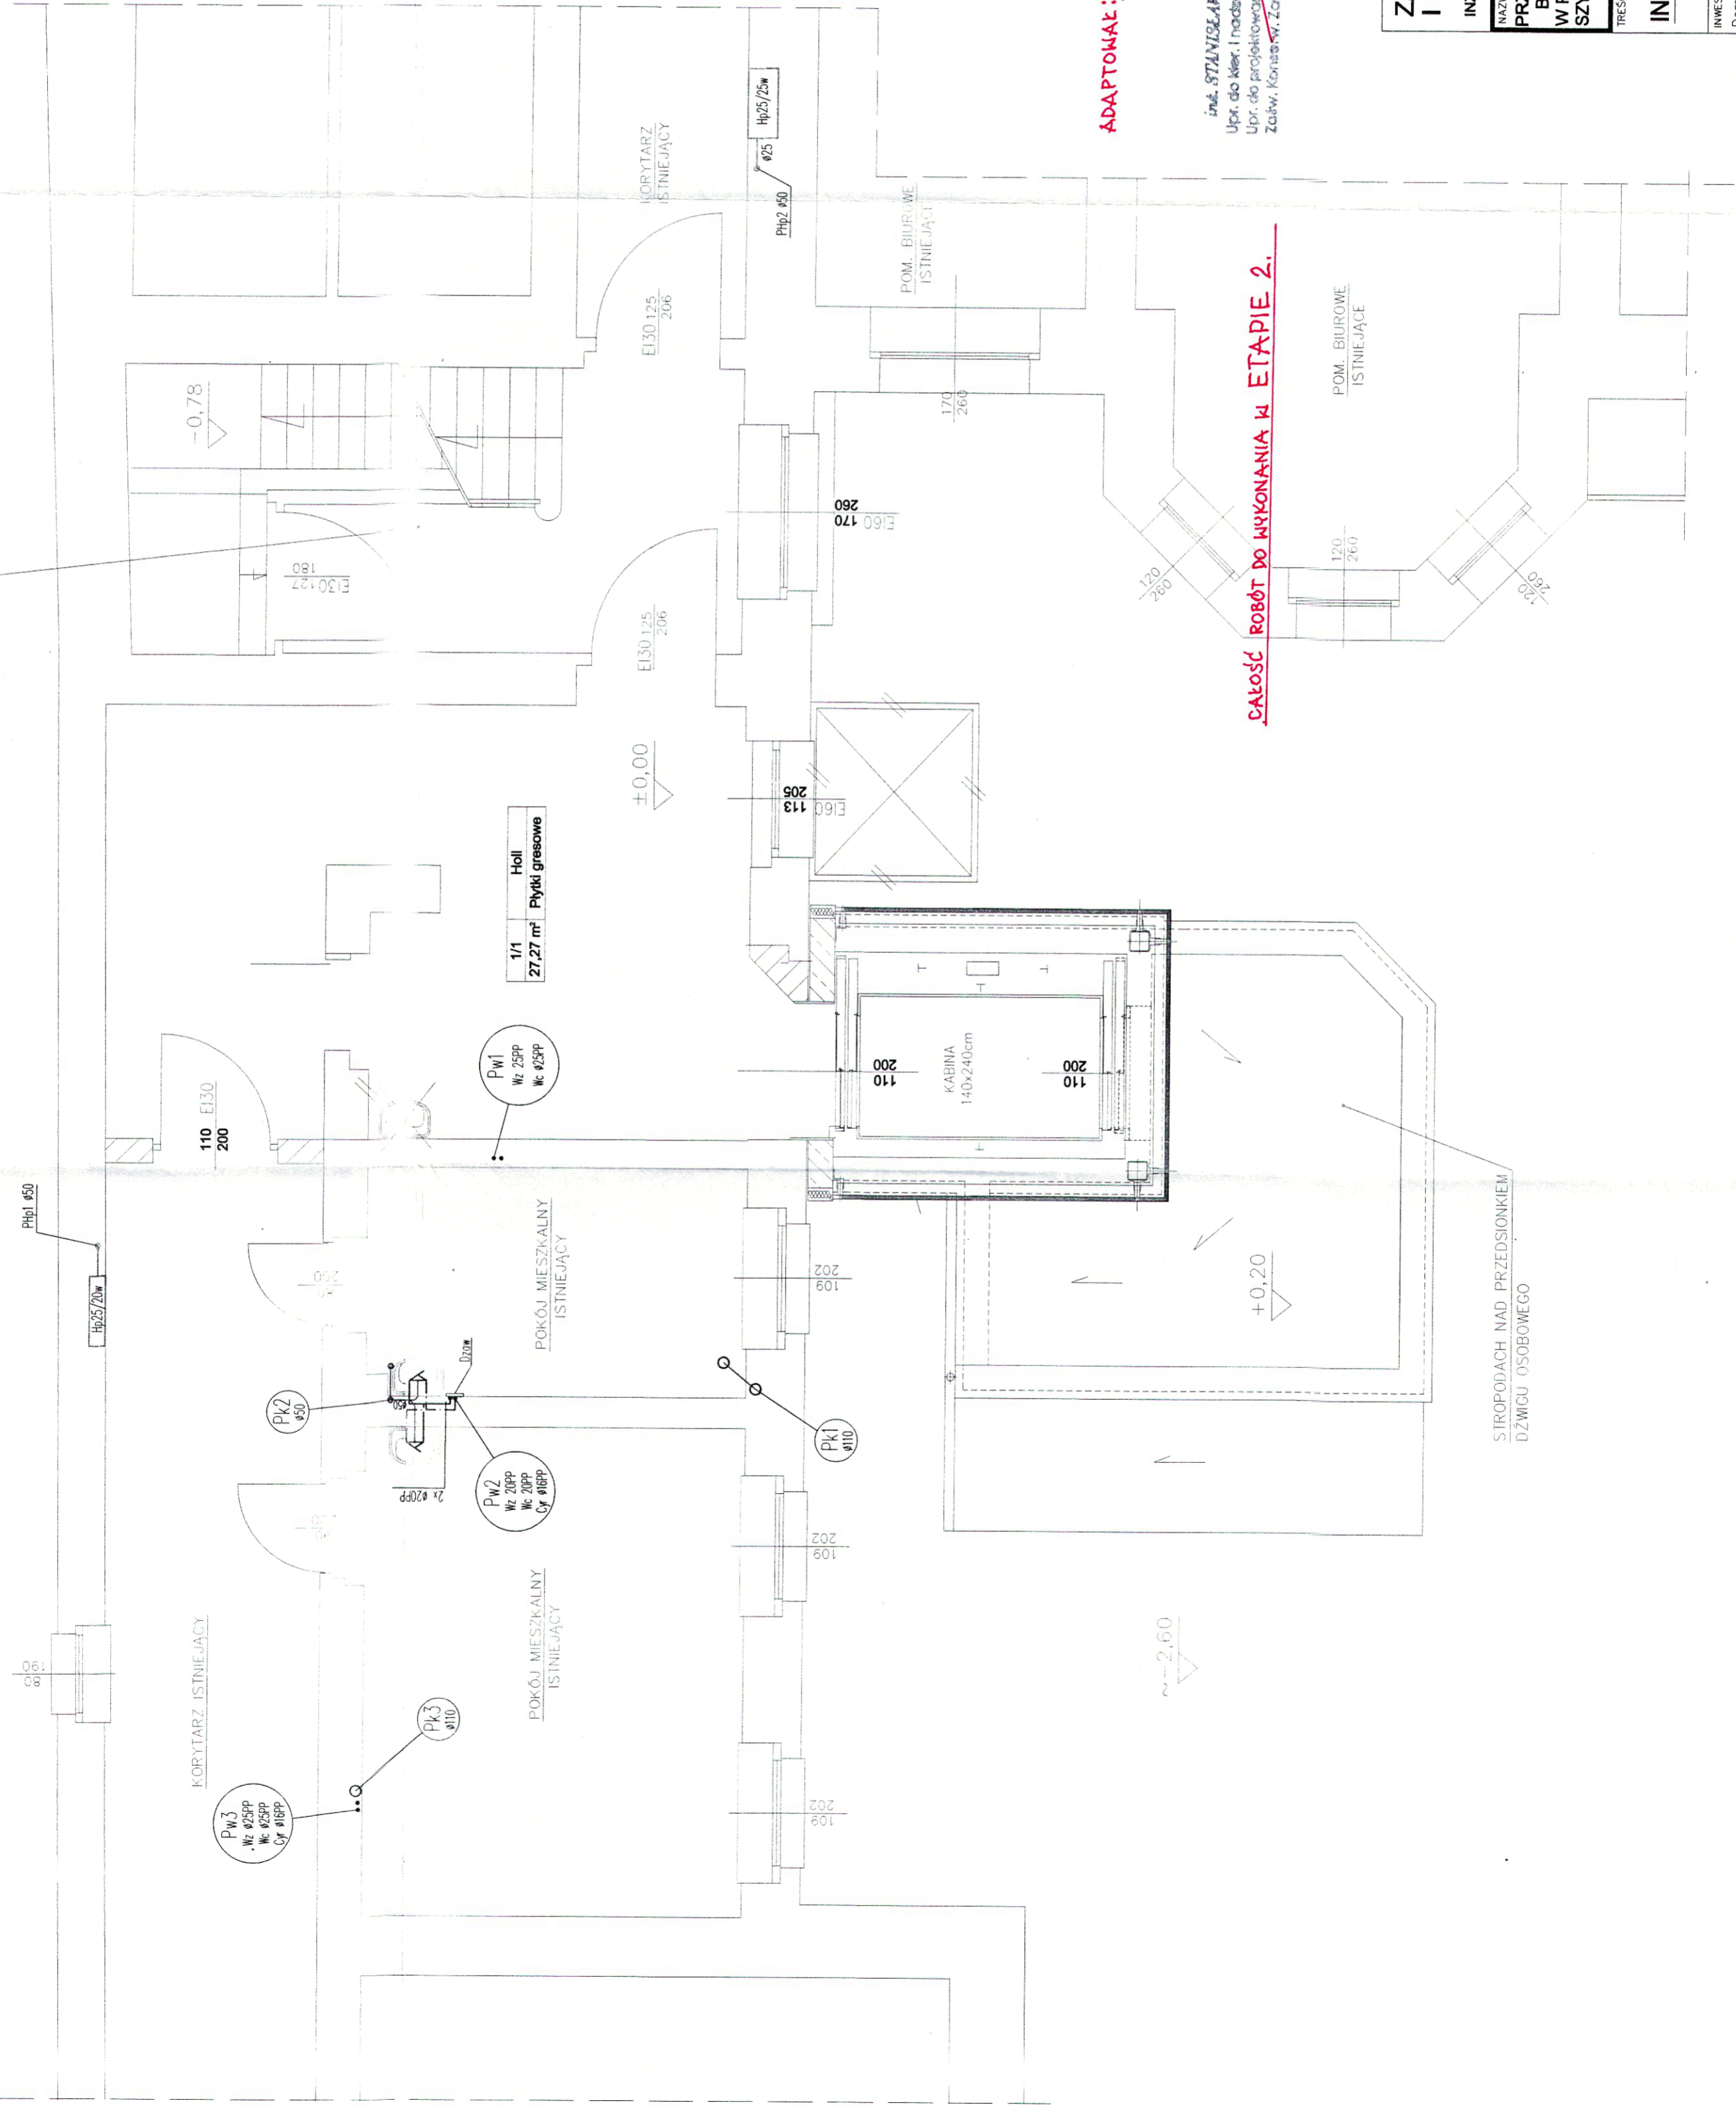

OZNACZENIA

Hp25/20w - hydrant \varnothing 25 z węzłem ul. 20m wężykowy uniwersalny głębokość zabudowy do 20cm
 Hp25/25w - hydrant \varnothing 25 z węzłem ul. 25m wężykowy uniwersalny
 Pwp ... - pion hydroantowy

— woda proz. do hydrantów
 — woda zimna
 - - - woda ciepła
 — cyklacja

Podcięcie wodne do armatury układowe w ścianach w brzołach

Pw...
 Nr 1.
 Nr 2.

Pł...
 Nr 1.
 Nr 2.

DZW - drzewiczki do obsługi zaworów odciążających

Pk...
 Nr 1.
 Nr 2.

pion kondensacji wyrowadzony nad dach z czyszczeniem

podcięcie do przyborów prowadzone w ścianach

podcięcie do przyborów prowadzone pod stropem na poziomie danej kondygnacji

umywalka z baterią stojącą

ADAPTOWAŁ: XI / 2019

inż. STANISŁAW URBANIK
 Upr. do kier. i nadzoru 47/77/Op
 Upr. do projektowania 47/81/Op
 Zakw. Konstr. Wyk. - 37/96

CAŁOŚĆ ROBÓT DO WYKONANIA W ETAPIE 2.

STROPODACH NAD PRZEDSIENIEM
DZWIĘGU OSOBOWEGO

STAROSTWO POWIATOWE
 W PRUDNIKU
 WYDZIAŁ ADMINISTRACJI BUDOWLANEJ
 ul. Kosciuszki 76
 48-200 PRUDNIK

ZAKŁAD USŁUG PROJEKTOWYCH
 I NADZORU BUDOWLANEGO
URBANIK
 INŻ. STANISŁAW URBANIK 47-200 KĘDZIERZYN-KOZŁE UL. RACŁAWICKA 20 TEL. 77 40-61-270

NAZWA OBIEKTU BUDOWLANEGO: PRZEBUDOWA, NADBUDOWA I ROZBUDOWA BUDYNKU DOMU POMOCY SPOŁECZNEJ W PRUDNIKU W ZAKRESIE ZEWNĘTRZNEGO SZYBU DZWIĘGU OSOBOWEGO - TYP SZPITALNY	NR UPR. PROJEKTOWA: SLAWOMIR LEWALSKI 477/90 795/01	NR UPR. PODPIS: M
PROJEKTOWAŁ: SLAWOMIR LEWALSKI 477/90 795/01	OPRACOWAŁ: SLAWOMIR LEWALSKI 477/90 795/01	M
SPRAWDZIŁ: KAZIMIERZ WOJTYLA 63/02/06		
INWESTOR: Dom Pomocy Społecznej 48-200 Prudnik, ul. Młyńska 11 z dnia 14.11.2018r.	UMOWA: ZP-3/09/2018 z dnia 14.11.2018r.	
OPROGRAMOWANIE CAD: Autocad 2008 nr. 345-34737379	SKALA: 1:50	
ADVANCE STEEL v7.1 w ANNAKSI (98 MB) 24/08/18	NR RYS.: 2/1	
RYSunek jest własnością Zakładu Usług Projektowych i Nadzoru Budowlanego "URBANIK". NIE WOLNO GO REPRODUKOWAĆ I UOGÓLNIENIAC STRONIE TRZECIEJ BEZ NASZEJ ZGODY NA PISME.		